

LEGENDA OZNACZEN:

- ⊠ - kabla elektryczna
- ⊕ - pion gazowy
- ⊕ - pion kanalizacyjny
- ⊕ - pion wodny
- ⊕ - hydrant
- ⊕ - pion central ogrzewania
- ⊕ - grzejnik
- ⊕ - okno wentylacyjny
- ⊕ - okno wentylacyjny


119,69 m<sup>2</sup>

**RZUT PIWNICY**  
skala 1:100

<b>FIRMA PROJEKTOWA M.W. NIEM</b>	
NADZORCY BUDOWLANO-INŻYNIERSKIE KONSULTING	
43-400 OLESZYN, UL. POLNA 226, SERENKA 3, 1420, TEL. 541 501 73	
Temat: DOKUMENTACJA ODTWORZENIOWA	
Treść: RZUT PIWNICY	
Adres budynku:	"Dom Medyków"
Opracował:	inż. Marcin Niemiec
	inż. Wiesław Niemiec
	UPR. 279/75KT
SIVA	
NR	
RIS	
KW	

# RZUT PARTERU

## skala 1:100

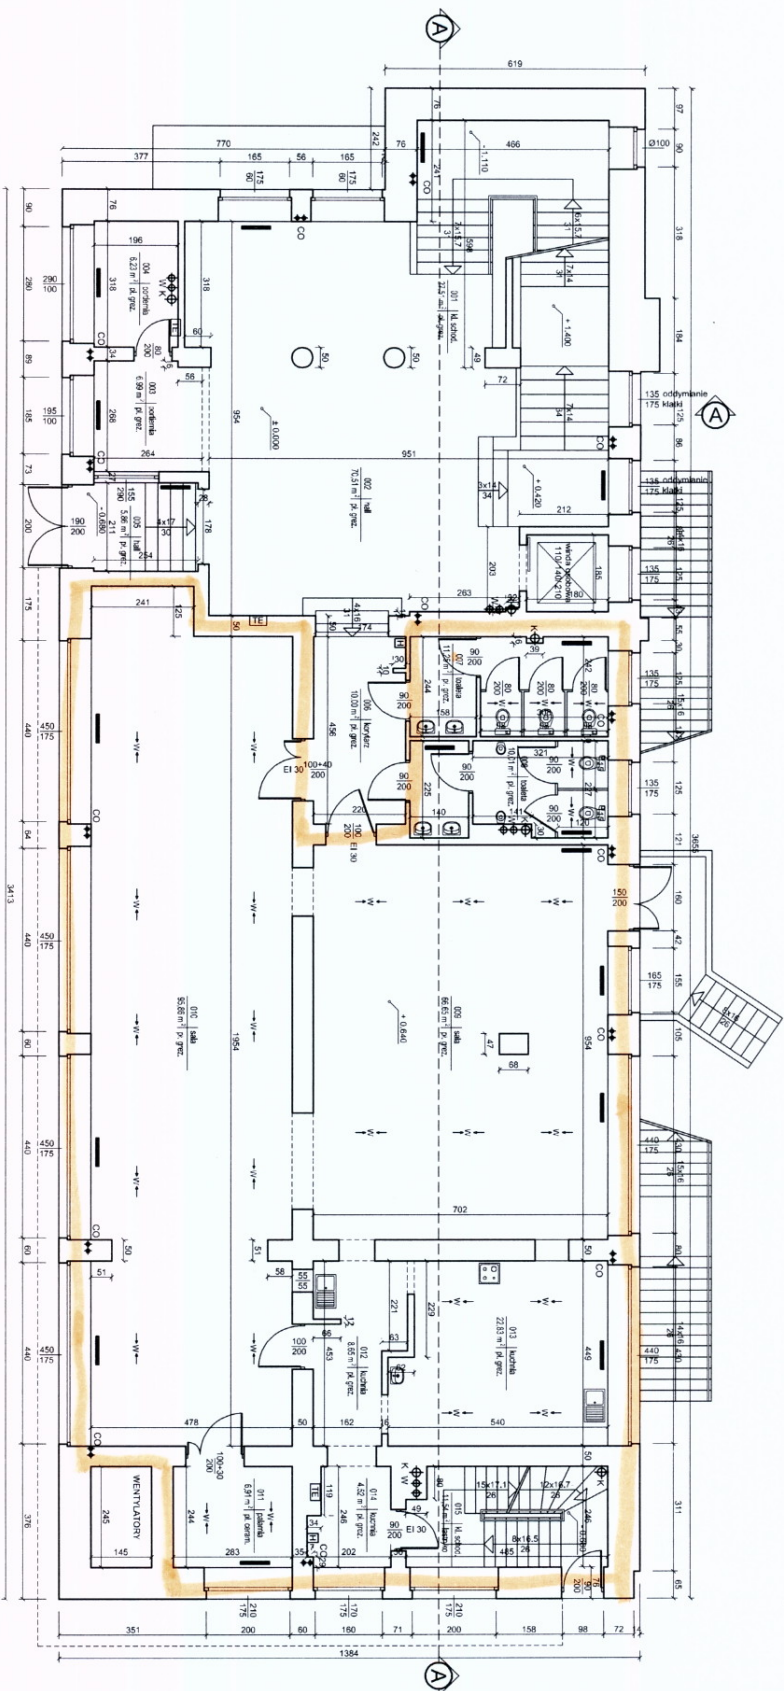

LEGENDA OZNACZEN:

- ⊞ - tablica elektryczna
- ⊞ G - pion gazowy
- ⊞ K - pion kanalizacyjny
- ⊞ W - pion wodny
- ⊞ - hydrant
- ⊞ CO - pion centrali ogrzewania
- ⊞ - grzejnik
- ⊞ - gwint wentylacyjny

238,22


<b>FIRMA PROJEKTOWA M.W. NIEB</b>	
NADZORY BUDOWLANO-INWESTYCYJNE KONSULTAC	
43-400 BIERUN, UL. POLNA 2/2A SZEROKA 3-13M TEL. FAX 501 15	
Temat: DOKUMENTACJA ODTWORZENIOWA	
Rzut Partieru	
Adres: "Dom Medyków"	
Warszawa, ul. Czacki 1a	
Opracował:	inż. Marcin Niemiec
	inż. Wiesław Niemiec
	UPR. 279/75/ST
	SK
	NR
	RY
	KW





# RZUT 2 PIĘTRA

## skala 1:100

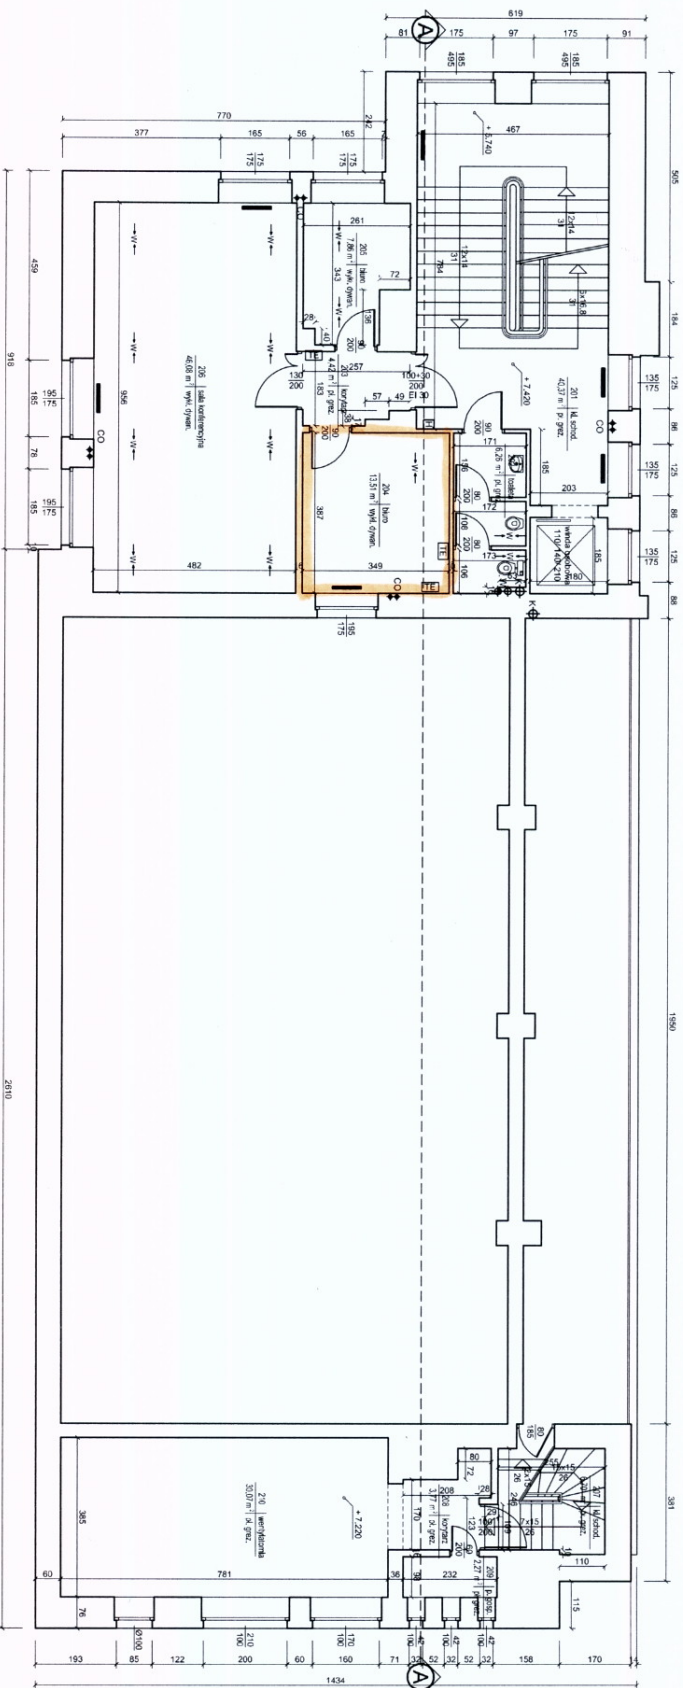

### LEGENDA OZNACZEŃ:

- ☐ - tablica elektryczna
- ⊕ - pion gazowy
- ⊕K - pion kanalizacyjny
- ⊕W - pion wodny
- ⊕ - hydrant
- ⊕CO - pion centrali ogrzewania
- ⊕ - grzejnik
- ⊕W - owad wentylacyjny

<b>FIRMA PROJEKTOWA M.W. NIEM</b>	SKA
NADZORY BUDOWLANO-INWESTYCYJNE KONSULTAC.	NIR
43-400 OLESZYN, UL. POLSKA 228, SIEDZIBA 3, I PIĘTRO, TEL. 64 59 59 13	RYS
Temat: <b>ROZWIĄZANIE ODTWORZENIOWA</b>	KWII
Adres: <b>Dom Medyków</b>	
Budynki: <b>WARSZAWA, ul. Oczy 1a</b>	
Opracował: <b>inż. Marcin Niemiec</b>	
inż. Wiesław Niemiec	
UFR. 279/75KT	